


RZUT PARTERU 1:100

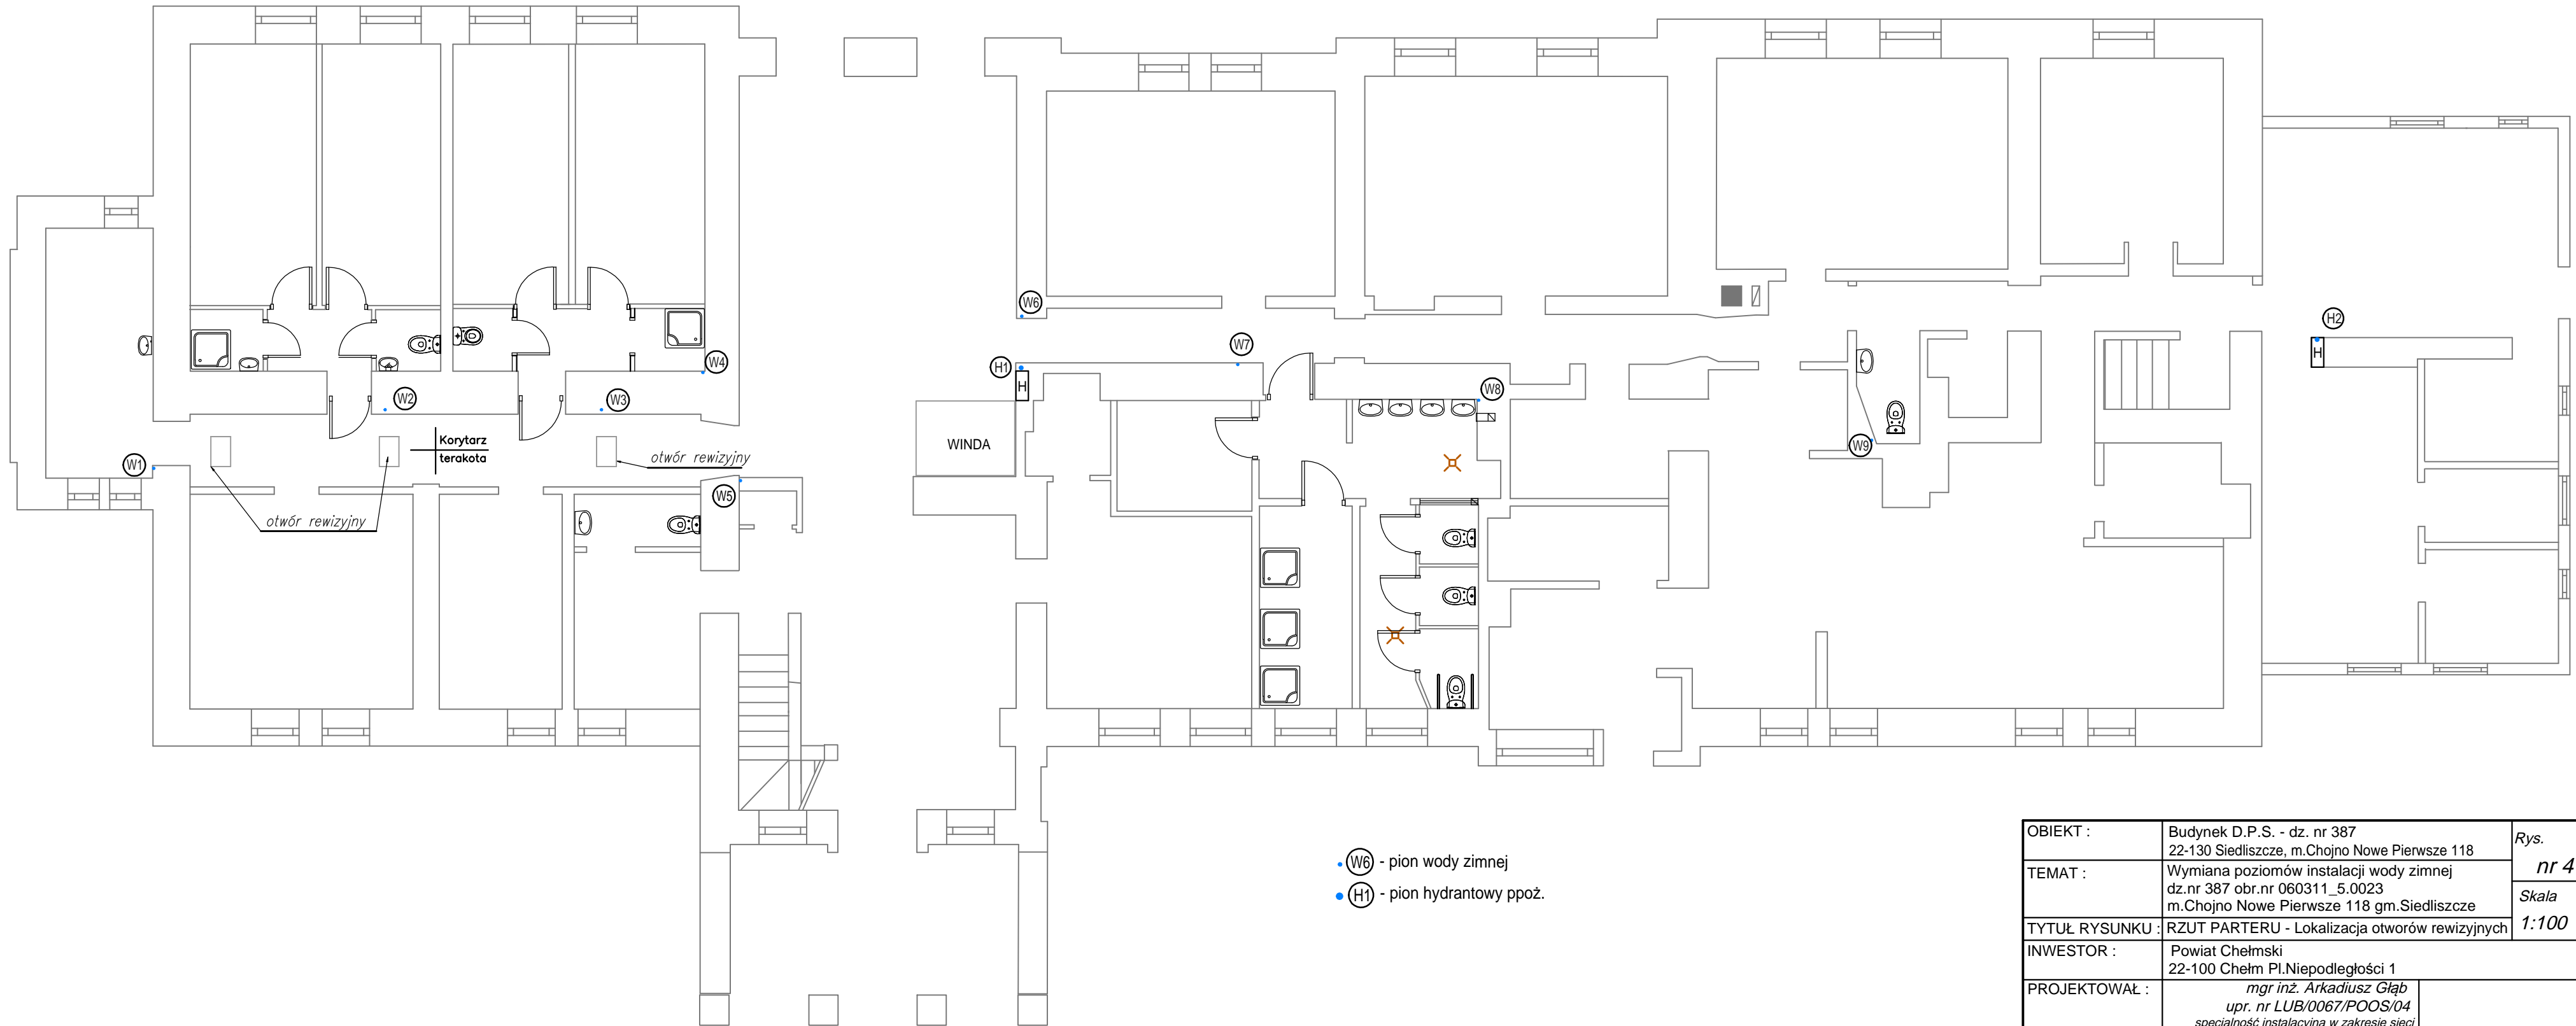

- W6 - pion wody zimnej
- H1 - pion hydrantowy ppoż.

OBIEKT :	Budynek D.P.S. - dz. nr 387 22-130 Siedliszcze, m.Chojno Nowe Pierwsze 118	Rys. nr 4
TEMAT :	Wymiana poziomów instalacji wody zimnej dz.nr 387 obr.nr 060311_5.0023 m.Chojno Nowe Pierwsze 118 gm.Siedliszcze	Skala 1:100
TYTUŁ RYSUNKU :	RZUT PARTERU - Lokalizacja otworów rewizyjnych	
INWESTOR :	Powiat Chełmski 22-100 Chełm Pl.Niepodległości 1	
PROJEKTOWAŁ :	mgr inż. Arkadiusz Głąb upr. nr LUB/0067/POOS/04 specjalność instalacyjna w zakresie sieci instalacji i urządzeń ciepłych, wentylacyjnych gazowych wodociągowych i kanalizacyjnych	
SPRAWDZIŁ :		